


Garten Beatrice-von-Wattenwyl-Haus Ausschreibungsplanung

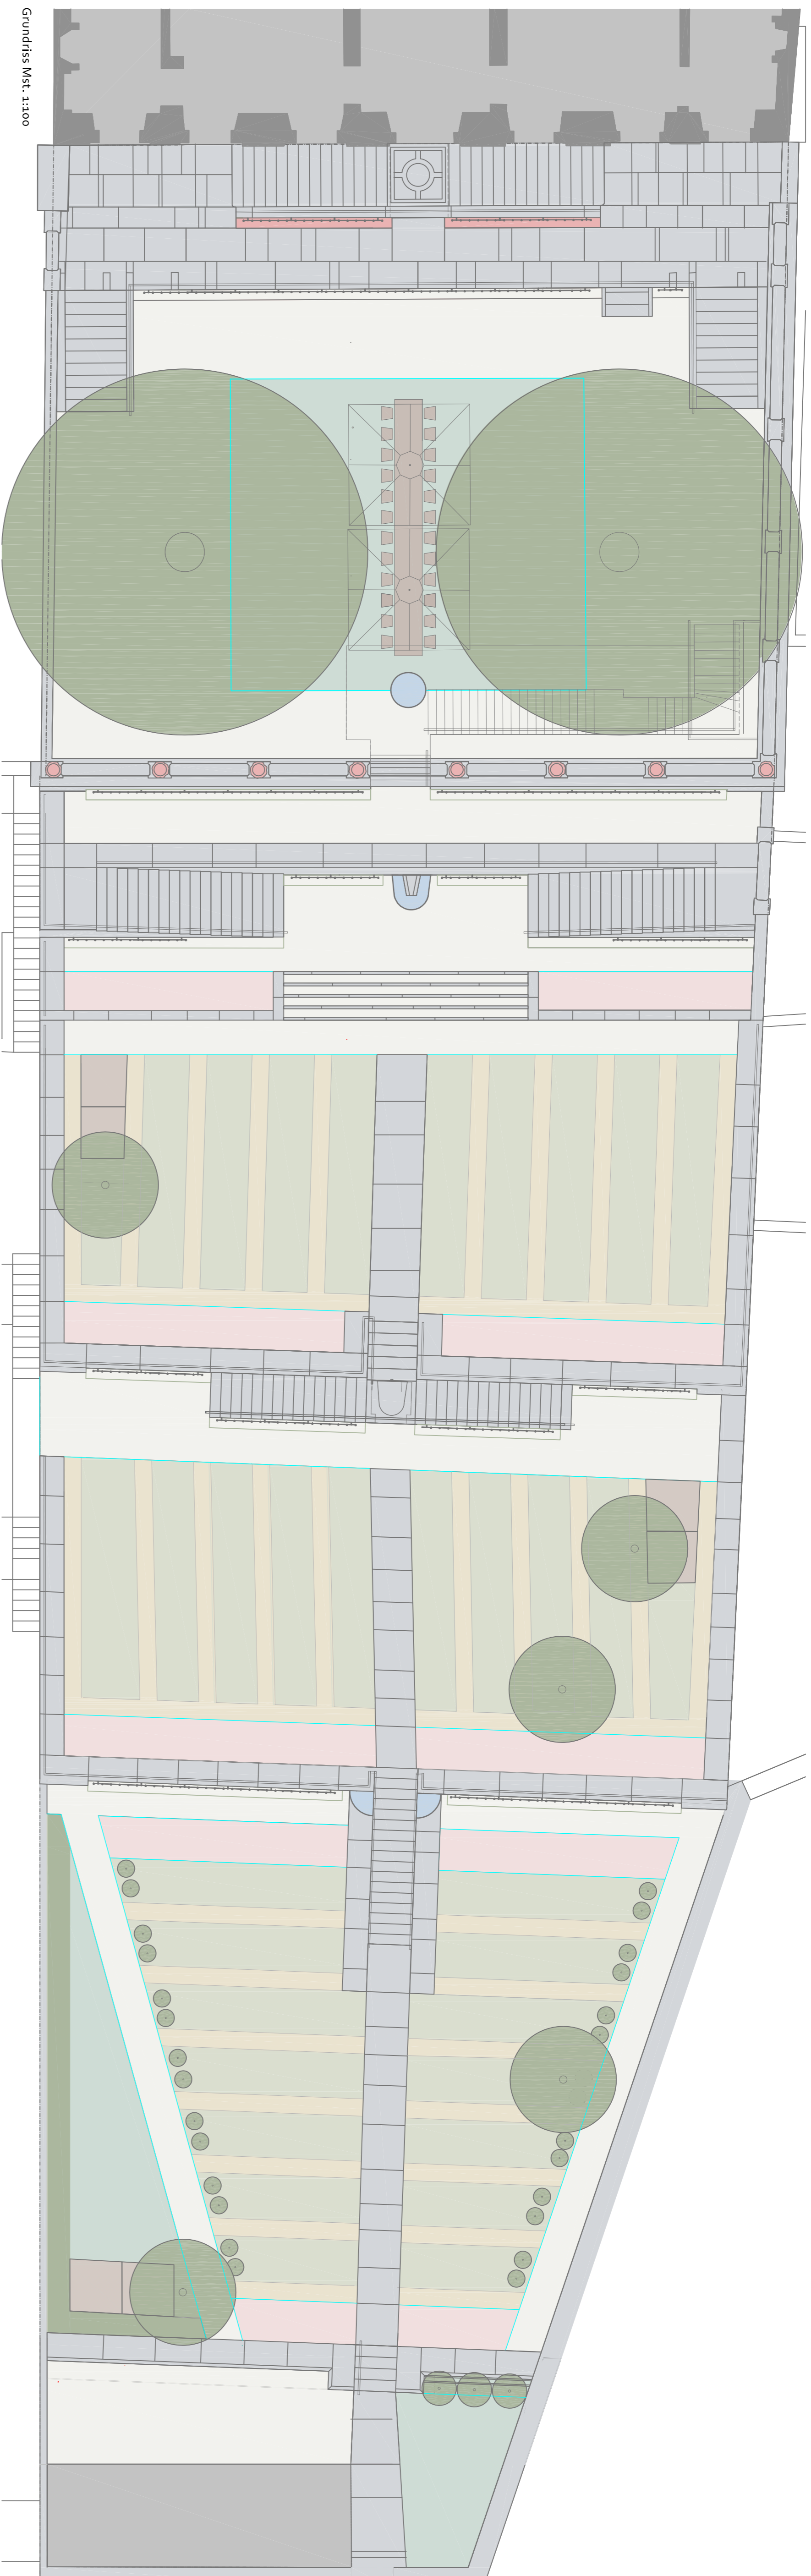

Grundriss Mst.: 1:100



Schnitt Mst.: 1:100

Stahlkante

Brunnenfrischwasserleitung

Brunnenabfluehung
Oberflaechenwasserung/
Dachentwässerung/
Bewaesserung Rasen

Frischwasser
Wassercapfstellen

Oberflaechenwasserung
Regenwasserleitung

Bewaesserung Koebel

Elektrorleitung
Starkstrom

Elektrorleitung
Schwachstrom

Telefon/TV-Leitung


Steckdose

WZ Wassercapfstelle

SP Sprenkler

Z Zugschacht

KB Kernbohrung fuer Leitungen

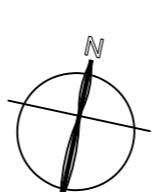

Hager Partner AG
Belgistrasse 30
CH-6032 Zollikon
www.hager-ag.ch
info@hager-ag.ch
T +41 44 566 30 30
F +41 44 566 30 20

Hager


A	INDEX / BESCHREIBUNG	DATUM	PLANNR. / BASISDATEN:	DATUM

TN10 2003 005
GARTEN HAUS BEATRICE VON WATTENWYL
Junkerngasse 59 Bern
T 1-6
GRUNDRISS
ANSICHTENSCHNITTE

Ausschreibungsplanung
PLANNUMMER: 1083-05-001
DATEI: Versand.dwg

ÜBERSICHTSPLAN

PLANVERFASSER: Dav | DATUM ERSTELLT: 30.05.2011 | MASSSTAB: 1:100 | PLANFORMAT: 60 x 84 cm
GESAMTLEITER:

 Schweizerische Eidgenossenschaft
Confédération suisse
Confederazione Svizzera
Confederaziun svizra
Eidgenössisches Finanzdepartement EFD
Bundesamt für Bauten und Logistik BBL